



piano terra

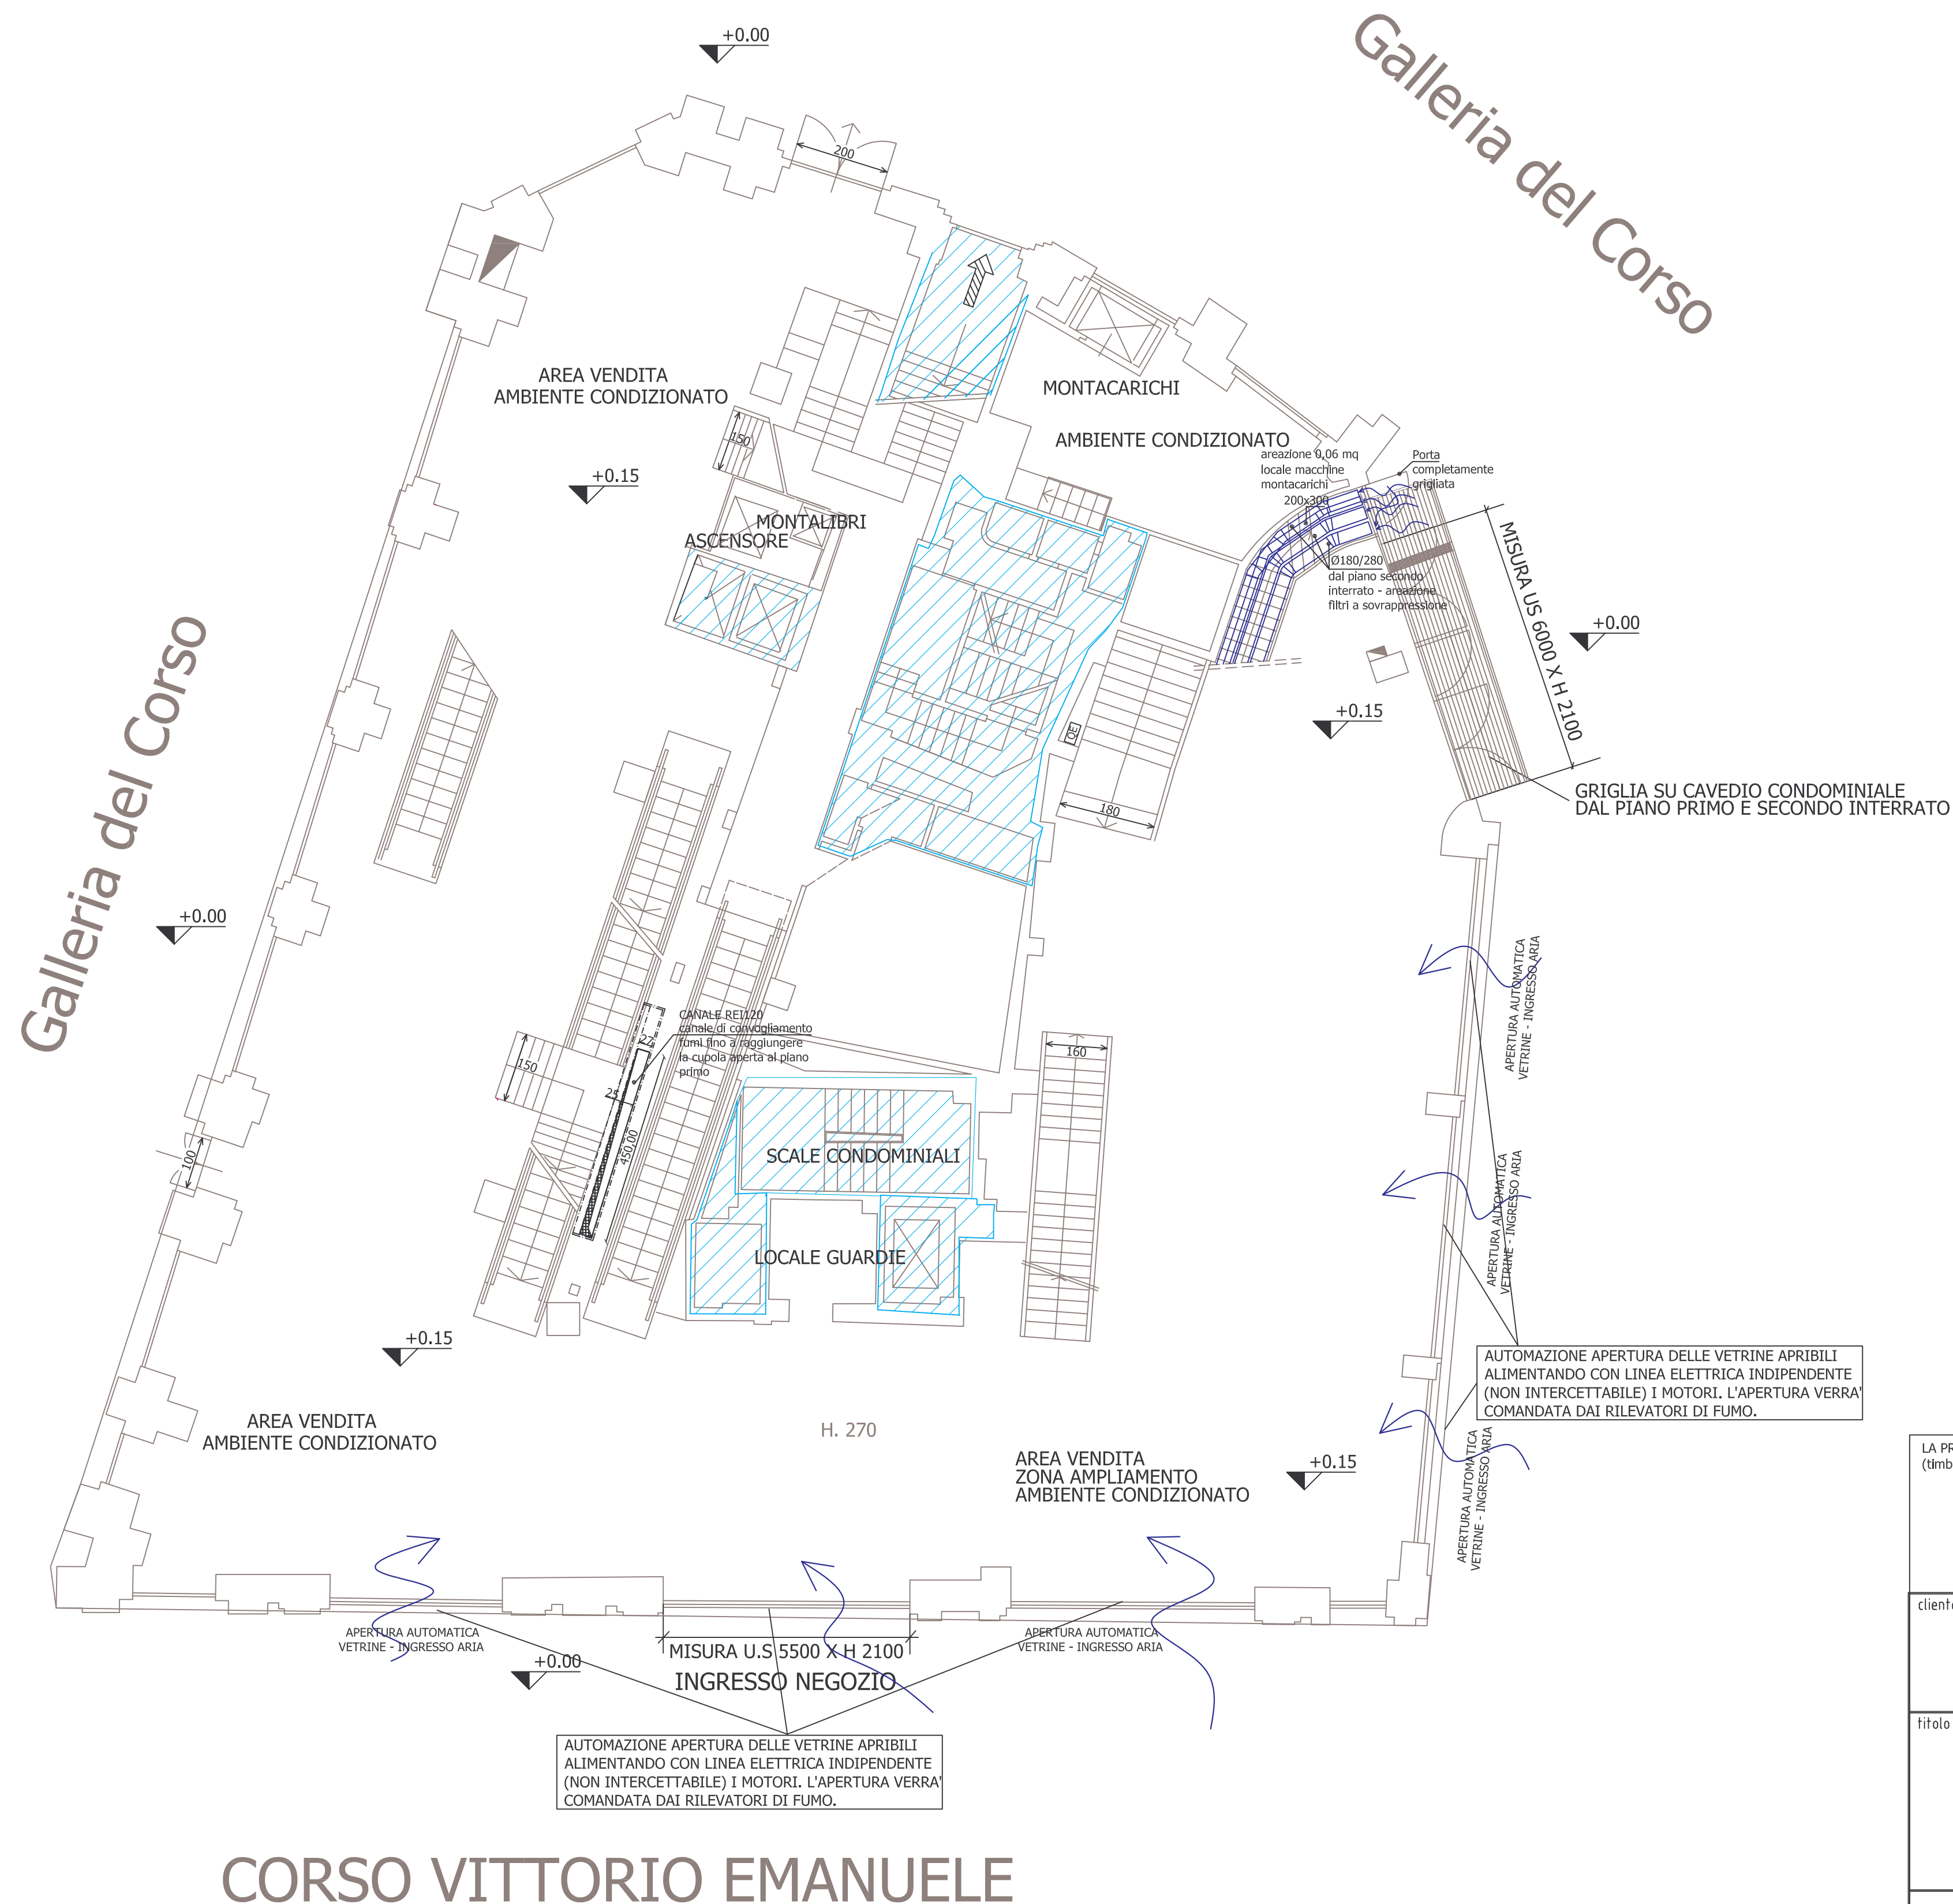

LA PROPRIETA' (timbro e firma)		IL TECNICO (timbro e firma)	
cliente MESSAGGERIE MUSICALI S.p.A. Galleria del Corso, 2 20100 - MILANO		N° preventivo 3038	N° Disegno 17502
titolo Negozio di : Corso Vittorio Emanuele, 26 20100 Milano PROPOSTA DI IMPIANTO ESTRAZIONE FUMI PIANO TERRA		Progettista Livraghi	Scala 1 : 100
		Disegnatore	Data 31.12.04
		Agg.	Descrizione


TECNOPROGEN s.r.l.
 PROGETTAZIONE IMPIANTI DI CLIMATIZZAZIONE
 Sede legale e Uff. tecnico Via Bressan, 21 - 20126 Milano
 Tel. 0227000749 - 0227001545 Fax. 0227000591
 e-mail tecnoprogen@tin.it www.tecnoprogen.it

A termini di legge ci riserviamo la proprietà di questo disegno facendone divieto di riprodurlo o di renderlo comunque noto a terzi o a diffe senza nostra autorizzazione.

file: I:\design\messaggerie\messaggerie musicali\PIRESTRAZIONE FUMI\PIANO TERRA\AGE23-04.opera.dwg